



位置図

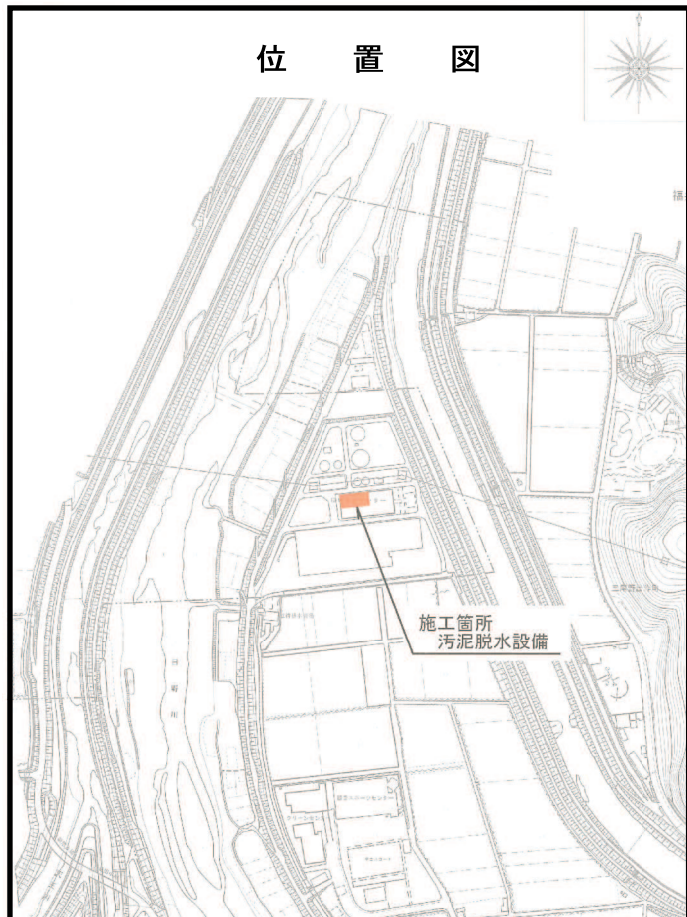


施工箇所
汚泥脱水設備

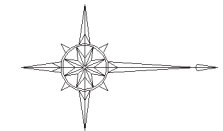

【工事概要】

- 汚泥脱水設備（機械設備）更新工事 1式
- ・ No.1、2給泥ポンプ 2台 (1F)
 - ・ No.1、2給泥ポンプ吐出弁 2台 (1F)
 - ・ 汚泥サービスタンク 1基 (3F)
 - ・ No.3汚泥供給ポンプ 1台 (3F)
 - ・ No.3遠心脱水機 1台 (4F)
 - ・ No.3薬品供給ポンプ 1台 (3F)

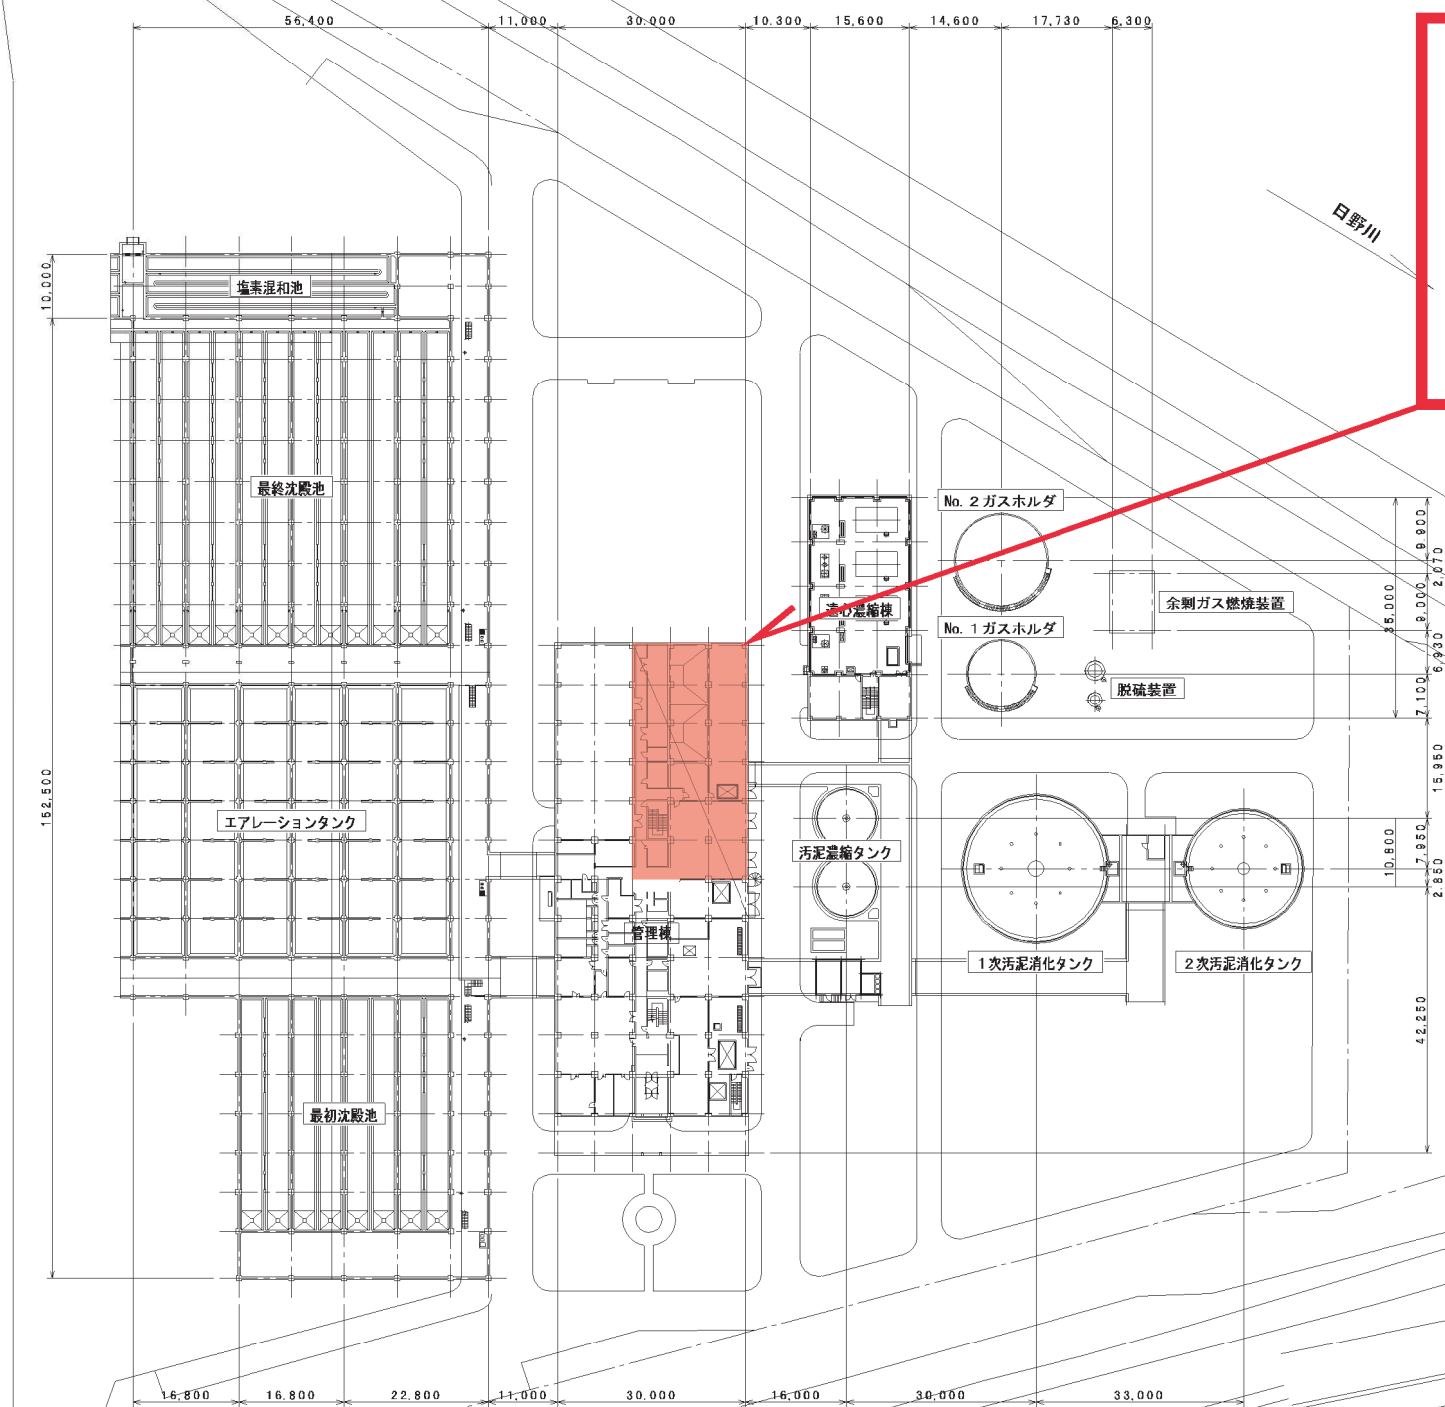

配置図

注記: 部は今回工事範囲を示す。

工事名	環境衛生センター改築工事（第16901号）			縮尺	S=1/600
図面名称	全体配置 平面図			図面番号	分類コード
期	江	市			
平成	年	月		1	